


# 位置図

縮尺 1 : 100,000

令和 8 年度

弘前市下水処理場外消防用設備点検業務

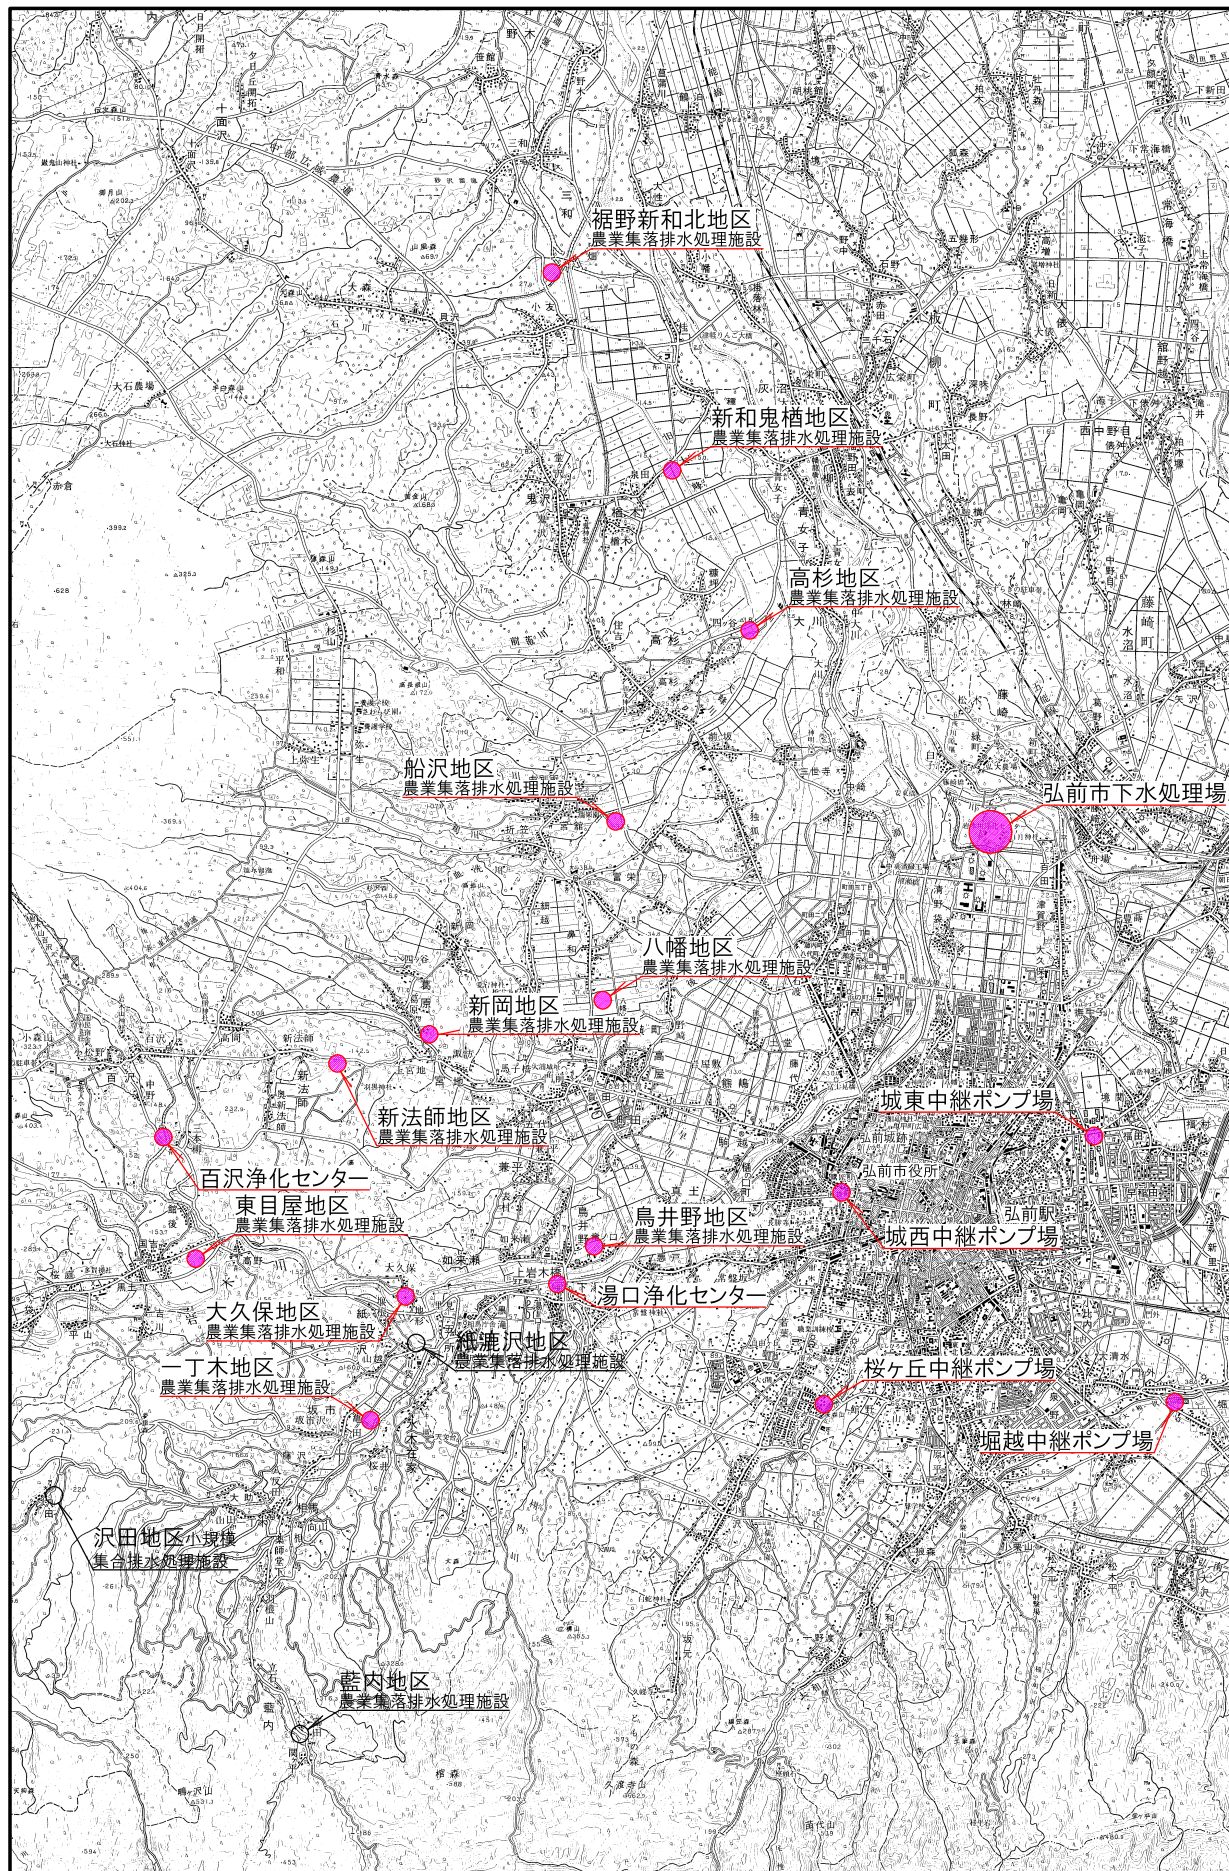

1 : 100,000

0 2000 4000 6000 8000 10000m